

L.P.	NAZWA POMIESZCZENIA	POWIERZCHNIA W m2
2.01	KLATKA SCHODOWA	18,28
2.02	KORYTARZ	27,39
2.03	KORYTARZ	12,26
2.04	SALA ŚDS DO 5os +1 opiekun	44,69
2.05	SALA ŚDS DO 5os +1 opiekun	45,36
2.06	POKÓJ INDYWIDUALNEGO PORADNICTWA	13,46
2.07	BIURO ŚDS	13,38
2.08	SALA ŚDS SPOTKAŃ DO 5os +1 opiekun	45,67
2.09	KORYTARZ	20,54
2.10	TERAPIA ZAJĘCIOWA DO 5os +1 opiekun	19,71
2.11	WC DAMSKI – PRZEDSIONEK	3,95
2.12	WC DAMSKI – KABINY	5,09
2.13	WC DLA OSÓB NA WÓZKU	4,31
2.14	WC MĘSKI – PRZEDSIONEK	4,21
2.15	WC MĘSKI – KABINY	4,93
		283,23

UWAGA:
1.:
Z UWAGI NA USKOKI LINII ŚCIAN W PIONIE NA POSZCZEGÓLNYCH KONDYGNACJACH NALEŻY BEZWZGLĘDNE DOKONAĆ WYRÓWNIANIA POWIERZCHNI O SZEROKOŚCI MIN.50cm W OBRĘBIE MIEJSCA MOCOWANIA PLATFORMY, TAK ABY UZYSKAĆ PION DO PRZYTWIERDZENIA KONSTRUKCJI.

2.:
W PRZYPADKU OKIEN ZPODOKIENNIKIEM ZLOKALIZOWANYM NIŻEJ NIŻ 90cm NALEŻY WYKONAĆ ZABEZPIECZENIE W POSTACI BARIERKI ZABEZPIEZAJĄCE PRZEDMIOTOWE OKNO


3.:
Z UWAGI NA FAKT IŻ STOLARKA DRZWIOWA I OKIENNA MONTOWANA BĘDZIE CZĘŚCIOWO W OTWORACH ISTNIEJĄCYCH – PO ZDEMONTOWANIU STAREJ STOLARKI NALEŻY ZWERYFIKOWAĆ WYMIARY OTWORÓW I W RAZIE KONIECZNOŚCI WPROWADZIĆ KOREKTY ROZMIARÓW STOLARKI, BEZWZGLĘDNE INFORMUJĄC O TYM FAKCIE POJEKANTA.

DANE OGÓLNE – FUNKCJA :

Siedziba Gryfińskiego koła
Polskiego Stowarzyszenia na Rzecz Osób z Upośledzeniem Umysłowym

w tym:

- Środowiskowy dom samopomocy
 - Warsztaty terapii zajęciowej
 - Dzielne centrum aktywności
1. sale zajęciowe, terapeutyczne wraz z pomieszczeniami towarzyszącymi.
 2. zajęcia w grupach 5 osobowych plus 1 opiekun.
Liczba uczestników zajęć : do 70 osób
Liczba personelu rehabilitacyjnego : 18 osób
Liczba personelu administracyjnego : 7 osób
obiekt przystosowany dla osób na wózkach oraz poruszających się o kulach
 3. Dane budowlane :
 - wentylacja : w obiekcie przewiduje się wentylację mechaniczną
 - ogrzewanie centralne z kotłowni gazowej – lokalizacja w piwnicy
 - ściany z materiałów trwałych, w pomieszczeniach sanitarnych zmywalnych na pełnej wysokości,
 - sufity j.w.
 4. - pozostałe parametry zgodnie z obowiązującymi przepisami, normami oraz WT.

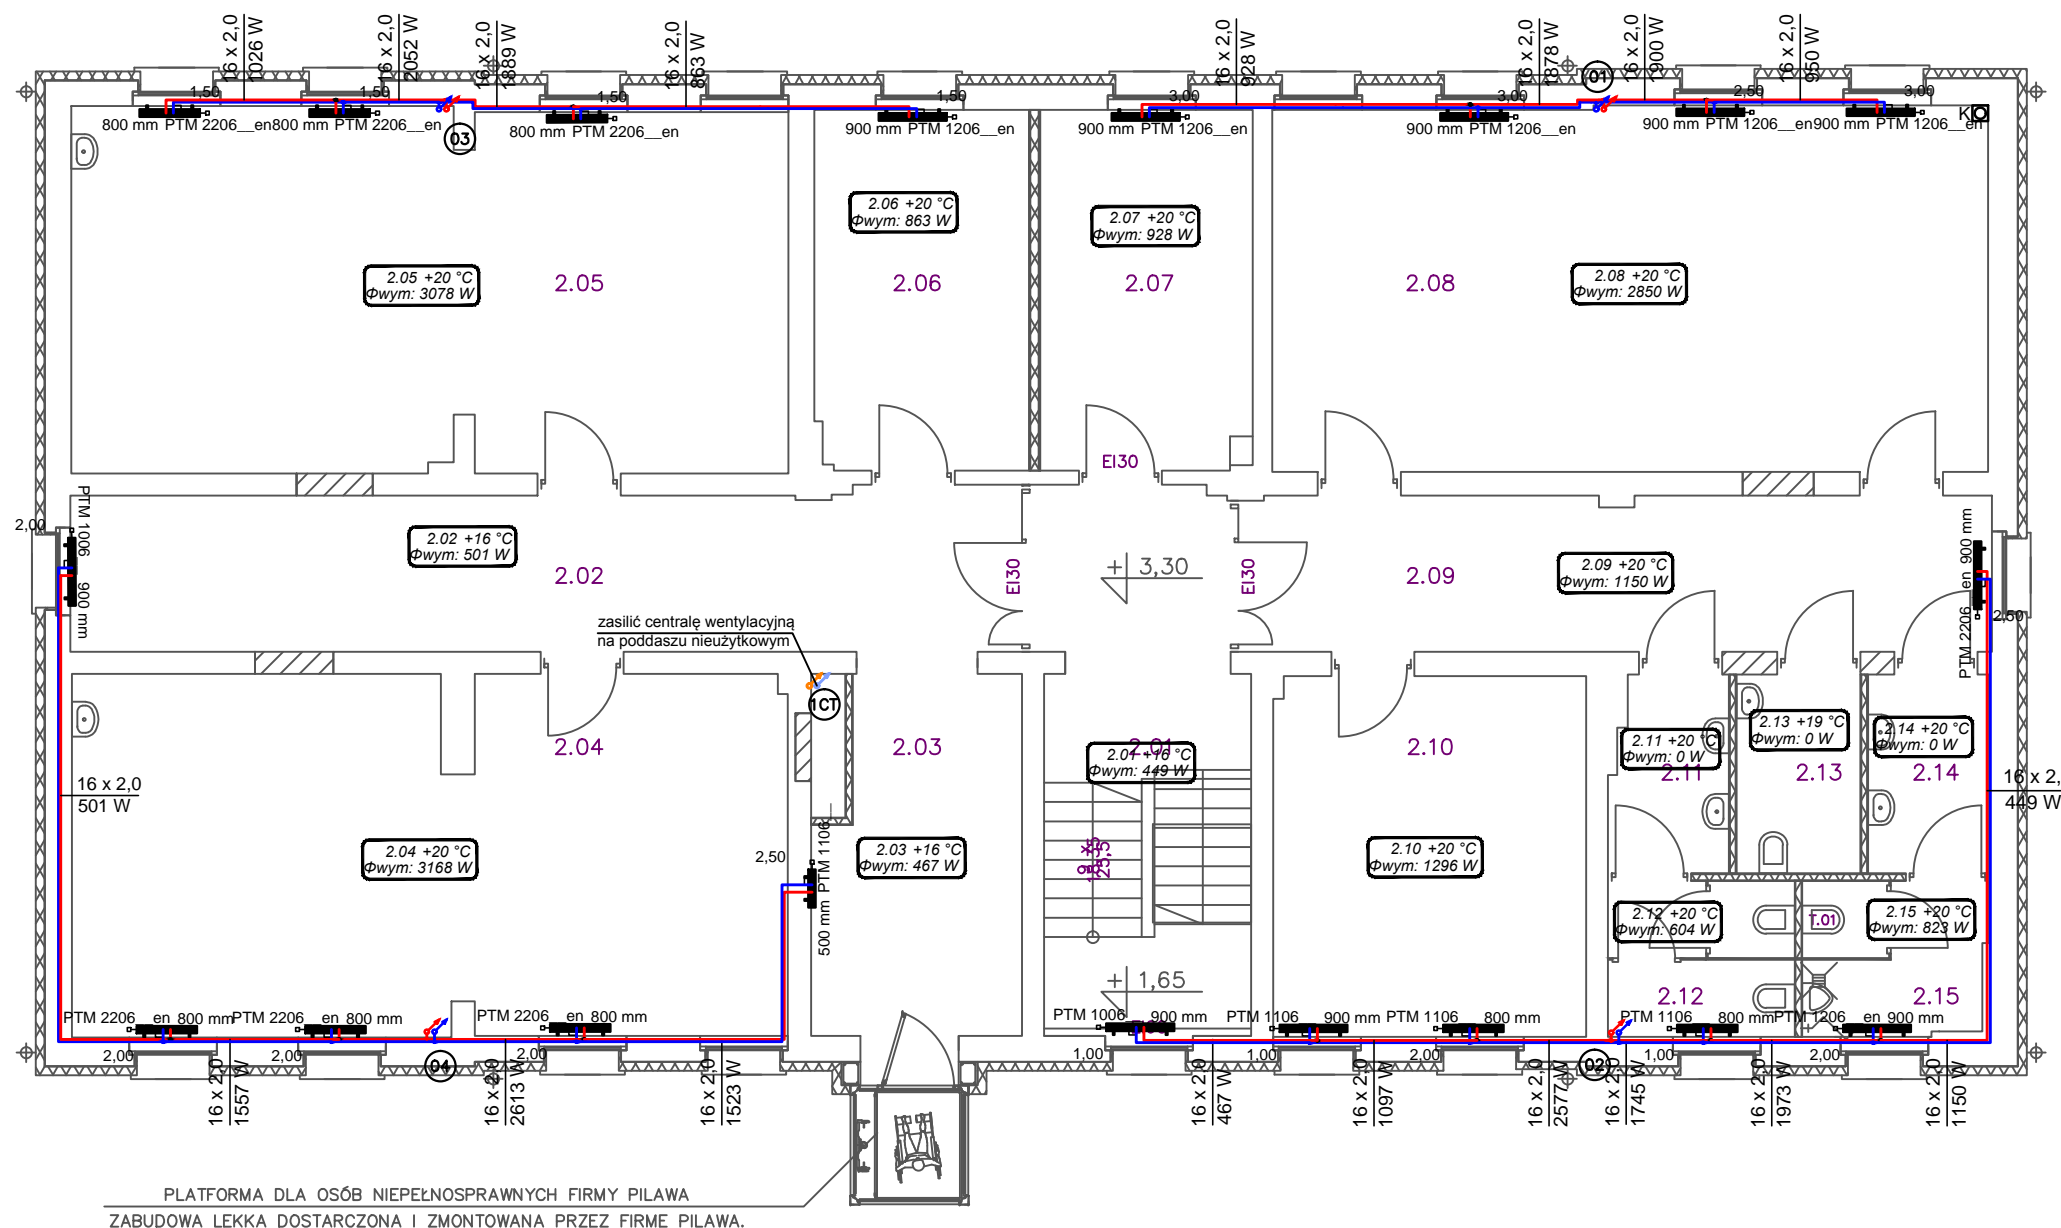

OZNACZENIA:
 Instal. c.o. prow. w posadzce i brzdach ściennych (system MLC Uponor lub równoważny) w osłonie izolacji termicznej
 Komin wewnętrzny Ø150 w obudowie z kształtki 210x210mm (wym. wewnętrzny)

GRZEJNIK PŁYTOWY
 - długość grzejnika
 - wysokość (60 cm)
 - typ (dwupłytowy z dwoma konwektorami)
 - Plan/Seria/Podłączenie środków

- Uwagi:
 1. układanie instalacji podposadzkowej c.o. skoordynować z robotami posadzkowymi.
 2. Przewody natynkowe zabezpieczyć termicznie izolacją poliuretanową w osłonie PVC o grubościach:
 - przewody do śr. 20mm - 2cm
 - przewody do śr. 30mm - 3cm
 - przewody do śr. 50mm - 4 cm
 3. Przewody prowadzone w brzdach wykonać w izolacji o grubości 0,5 natynkowej
 4. Przewody w obrębie kotłowni można wykonać natynkowo z rur stalowych czarnych lub miedzianych

PRACOWNIA PROJEKTOWA
"ARCHIPROJEKT"
Architekt Bartosz Wójcik
ul.Żwirki i Wigury 6 74-500 Chojna
tel.: (091) 414 20 44, 0 501 657 974
NIP: 858-166-12-78 REGON : 320367968

Projekt wykonano w programie:
AUTOCAD LT 2010

WSZEKIE PRAWA ZASTRZEŻONE

projekt / obiekt
PRZEBUDOWA BUDYNKU NA POTRZEBY
PSOOU – KOŁO W GRYFINIE
Z DOSTOSOWANIEM OBIEKTU DO POTRZEB
DCA, WTZ, ŚDS

temat opracowania
BR. SANITARNA

adres :
GRYFINO, DZIAŁKA NR 66/1
OBRĘB 3-GRYFINO

inwestor :
PSOOU KOŁO W GRYFINIE
ul.SPRZYMIERZENCÓW 5A
74-100 GRYFINO

projektant :
mgr inż. Jarosław Nowicki
LUKG/0004/POOS/05

podpis

specjalność Instalacyjna w zakresie elek., instalacji i urządzeń cieplnych, wentylacyjnych, gazowych, wodociagowych i kanalizacyjnych

sprawdzający :
mgr inż. Grzegorz Kot
14/2002/Gw

podpis

specjalność Instalacyjna w zakresie elek., instalacji i urządzeń cieplnych, wentylacyjnych, gazowych, wodociagowych i kanalizacyjnych

temat rys.:
INSTALACJA CO I CT
RZUT PODDASZA

branża :
SANITARNA

skala :
1:100

faza :
PB

uwagi :
czerwiec 2010

rys. nr :
S7